


冷媒管サイズ表		
記号	液管	ガス管
(A)	6.40φ	9.52φ
(B)	6.40φ	12.70φ
(C)	9.52φ	12.70φ
(D)	9.52φ	15.88φ
(E)	9.52φ	19.05φ
(F)	9.52φ	22.22φ
(G)	9.52φ	25.40φ
(H)	12.70φ	15.88φ
(I)	12.70φ	19.05φ
(J)	12.70φ	22.22φ
(K)	12.70φ	25.40φ
(L)	12.70φ	28.58φ
(M)	15.88φ	22.22φ
(N)	15.88φ	28.58φ
(O)	15.88φ	31.75φ
(P)	15.88φ	38.10φ
(Q)	19.05φ	28.58φ
(R)	22.22φ	38.10φ

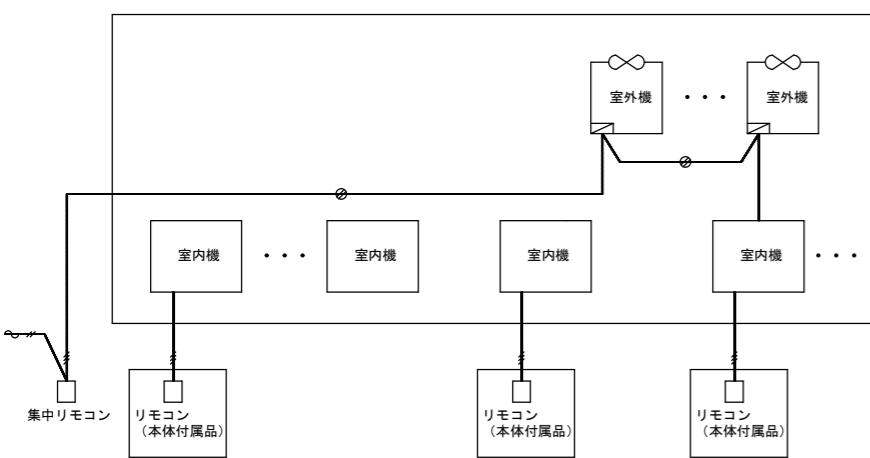

※リモコン及びリモコン配線工事は冷媒工事とする。

学習情報館
総合管理事務所取付

設計



関市財務部管財課

工事名

わかくさ・プラザ 総合福祉会館改修（機械設備）工事

年月日

2024
R6

10

図面

M-38

図面名

総合福祉会館 1階平面図 配管（改修）

縮尺

S=1/^{R2} 200

番号

84