


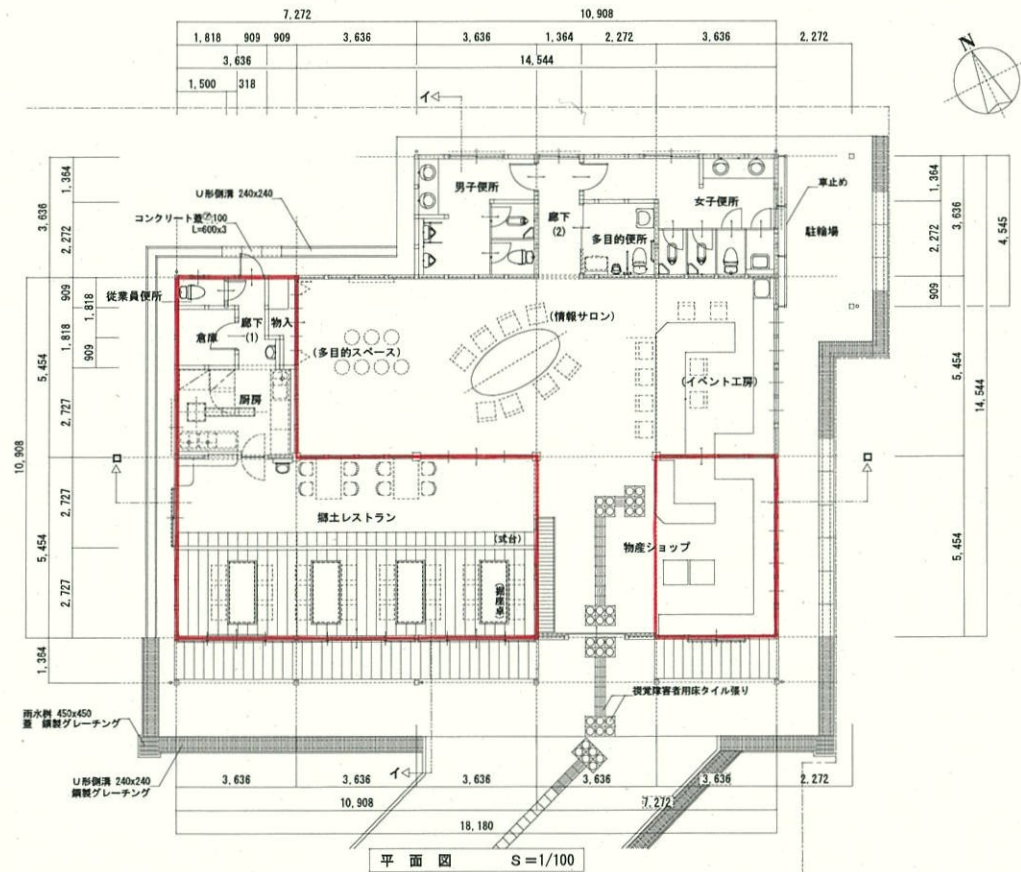

工事名	関所風施設新築工事	年月日	H14. 3
図面名	平面図	縮尺	S=1/100
設計	関市建設部都市計画課 1級建築士 号	図面 番号	8/57